




TABLICA ROZDZIELCZA T1N i T1R

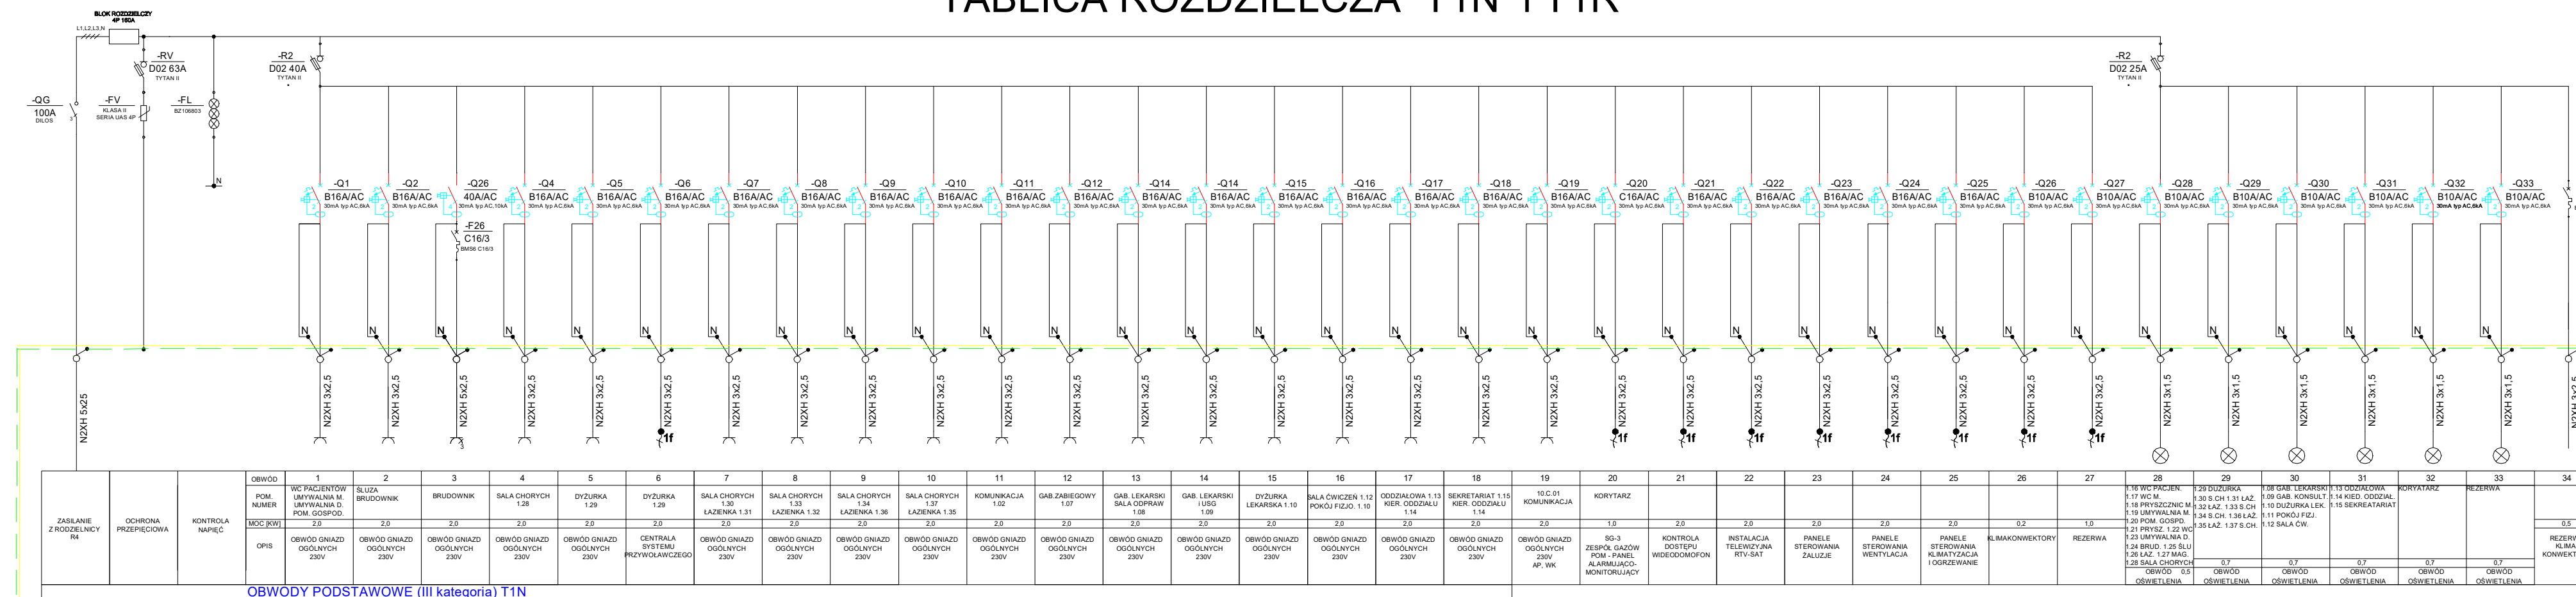

OBWODY PODSTAWOWE (III kategoria) T1N

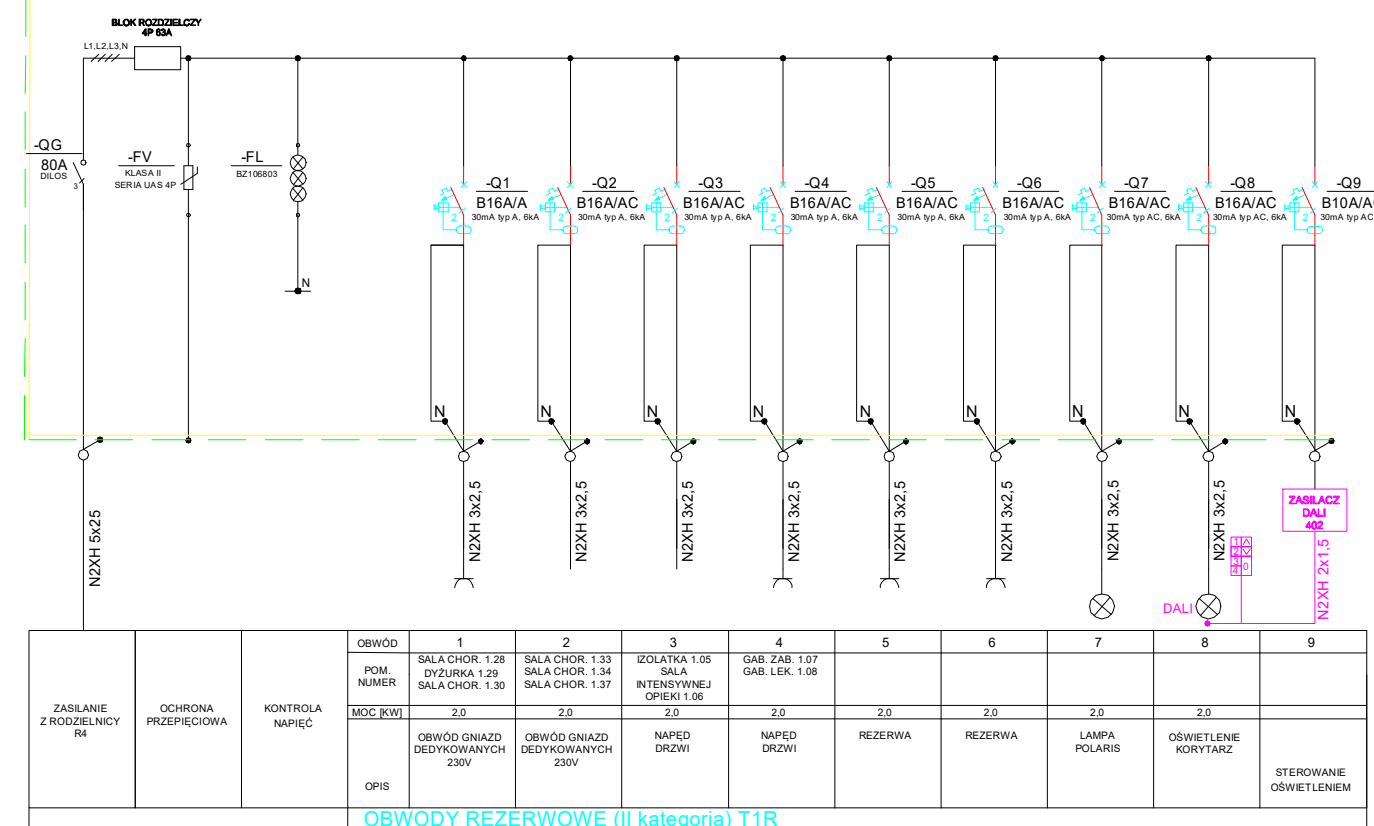

OBWODY REZERWOWE (III kategoria) T1R

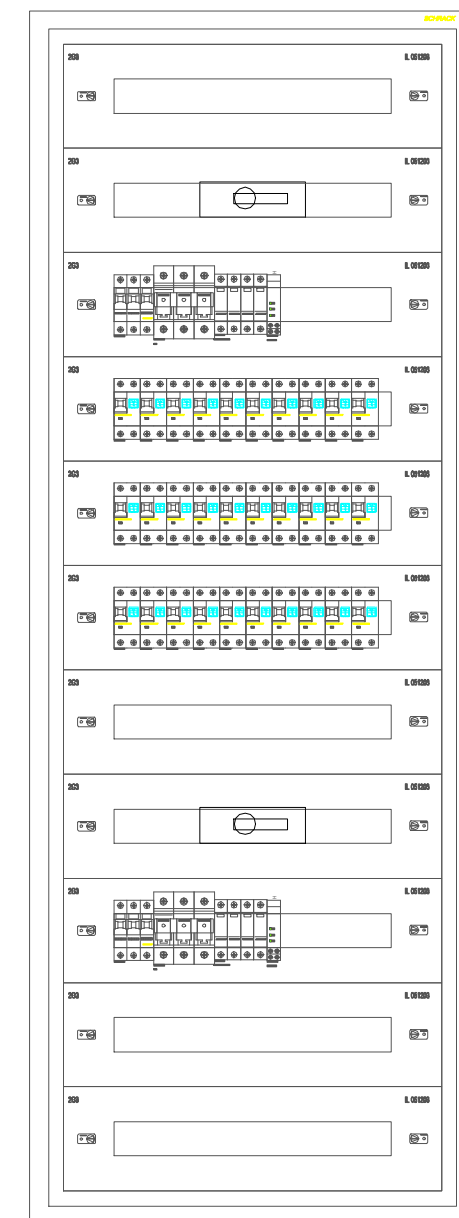

Obudowa podtynkowa 1605x590x250

- Pod względem pewności zasilania instalacji elektrycznych w projektowanych pomieszczeniach, zaliczono je do:
- odbiorników I kategorii (dopuszczalna przerwa w zasilaniu do 0,5s): - oświetlenie bezpieczeństwa w salach operacyjnych, zasilanie lamp bezcieniowych, oświetlenie awaryjne (ewakuacyjne i kierunkowe) - oprawy oświetleniowe z inwerterem i wbudowanymi akumulatorami (na czas podtrzymania 3 godziny), obwody gniazd wtykowych w układzie IT, zasilanie sygnalizacji gazów medycznych. Odbiorniki tej kategorii zasilane będą z tablicy elektrycznej, zasilanej za pośrednictwem zasilacza UPS, który zasilany będzie z sieci rezerwowej agregatem prądowtórzym.
 - odbiorników II kategorii (dopuszczalna przerwa do 30 min): - wydzielona część oświetlenia ogólnego, napędy drzwi, wydzielone gniazda wtykowe, gniazda wtykowe zasilające aparat RTG, itp. - zasilanie z sieci rezerwowej agregatem prądowtórzym.
 - odbiorników III kategorii (dopuszczalna przerwa powyżej 30 min): - pozostałe instalacje, dla których przerwa w zasilaniu może przekraczać czas 30 min. - zasilanie z rozdzielni nie rezerwowej agregatem prądowtórzym.

STANISŁAWSKI
Jerzy Stanisławski
Siedziba: ul. Ponia 28, 63-760 Zduny, tel.: 0 62 72 15 694, fax: 0 62 72 15 795
pracownia: ul. Ciepła 15a/27, 50-524 Wrocław, tel./fax: 0 71 78 28 794
NIP: 621-000-19-77, REGON: 250522319

nazwa inwestycji: 91572 Przebudowa pomieszczeń po bloku operacyjnym Kliniki Chirurgicznej na Oddział Chirurgii Naczyniowej

adres inwestycji: dz. nr 1/2; AM-12; obręb ew. 0013 Gaj; jednostka ewidencyjna 026401_1; ul. R. Weigla; Wrocław; woj. dolnośląskie; powiat wrocławski ; gmina Wrocław

projektant: mgr inż. Wojciech Gąsiorek, upr. nr WKP/0392/PW/OE/12
uprawnienia budowlane do projektowania i kierowania robotami budowlanymi bez ograniczeń w specjalności instalacyjnej w zakresie sieci, instalacji i urządzeń elektrycznych i elektroenergetycznych

sprawdzający: mgr inż. Krzysztof Just, upr. nr WKP/0175/PO/OE/09
uprawnienia budowlane do projektowania bez ograniczeń w specjalności instalacyjnej w zakresie sieci, instalacji i urządzeń elektrycznych i elektroenergetycznych

asystent projektanta: inż. Grzegorz Woźniak

temat rysunku: Elewacja o schemat tablicy rozdzielczej piętra T1N i T1R

branża: elektryczna data: listopad 2018 stadium: PW rewizja: 01 skala: 1:100 nr rys.: IE-10

OCHRONA PRZED PORAZENIEM PRADEM ELEKTRYCZNYM PRZY DOTYKU :

BEZPOŚREDNIM: WYŁĄCZNIKI RÓŻNICOWOOPRĄDOWE
POŚREDNIM: WYŁĄCZNIKI RÓŻNICOWOOPRĄDOWE
OCHRONA UZUPEŁNIAJĄCA: POŁĄCZENIA WYRÓWNAWCZE

IZOLACJA CZĘŚCI CZYNNYCH
SAMOCZYNNNE WYŁĄCZENIE ZASILANIA
WYŁĄCZNIKI RÓŻNICOWOOPRĄDOWE
POŁĄCZENIA WYRÓWNAWCZE